

管記号	ダクト配線種	材質	内径	外径
— SM —	排煙ダクト	SM	亜鉛鉄板・スライダル	ガルバリウム鋼板・スライダル
— SM, OA —	外気ダクト	OA	亜鉛鉄板・スライダル	ガルバリウム鋼板・スライダル
---	換気配線		耐熱配線 (D種)	耐熱配線 (D種)

機種	設置場所	容積
FSM-1	198.96m ² (最大区画:5階 北西SS)×60×2×1.1=28,000 m ³ /h	
FSM-2	188.89m ² (最大区画:5階 北東SS)×50×2×1.1=25,000 m ³ /h	
FSM-3	201.38m ² (最大区画:5階 北東SS)×50×2×1.1=25,500 m ³ /h	
FSM-4	217.21m ² (最大区画:3階 救急SS)×60×2×1.1=28,700 m ³ /h	

<注記>
1. /部分は耐火ダクトとする。


排煙口リスト

Table with columns: 階 (Floor), 排煙系統 (Exhaust System), 排煙口番号 (Exhaust Outlet No.), 室名 (Room Name), 床面積 (Floor Area), 計算排煙量 (Calculated Exhaust Volume), 設計排煙量 (Designed Exhaust Volume), 排煙口 (Exhaust Outlet) details (Type, Size, Box Size, Qty), and 備考 (Remarks).

排煙口リスト


Table with columns: 階 (Floor), 排煙系統 (Exhaust System), 排煙口番号 (Exhaust Outlet No.), 室名 (Room Name), 床面積 (Floor Area), 計算排煙量 (Calculated Exhaust Volume), 設計排煙量 (Designed Exhaust Volume), 排煙口 (Exhaust Outlet) details (Type, Size, Box Size, Qty), and 備考 (Remarks).

手動開放装置の取付は、自動制御工事とする。

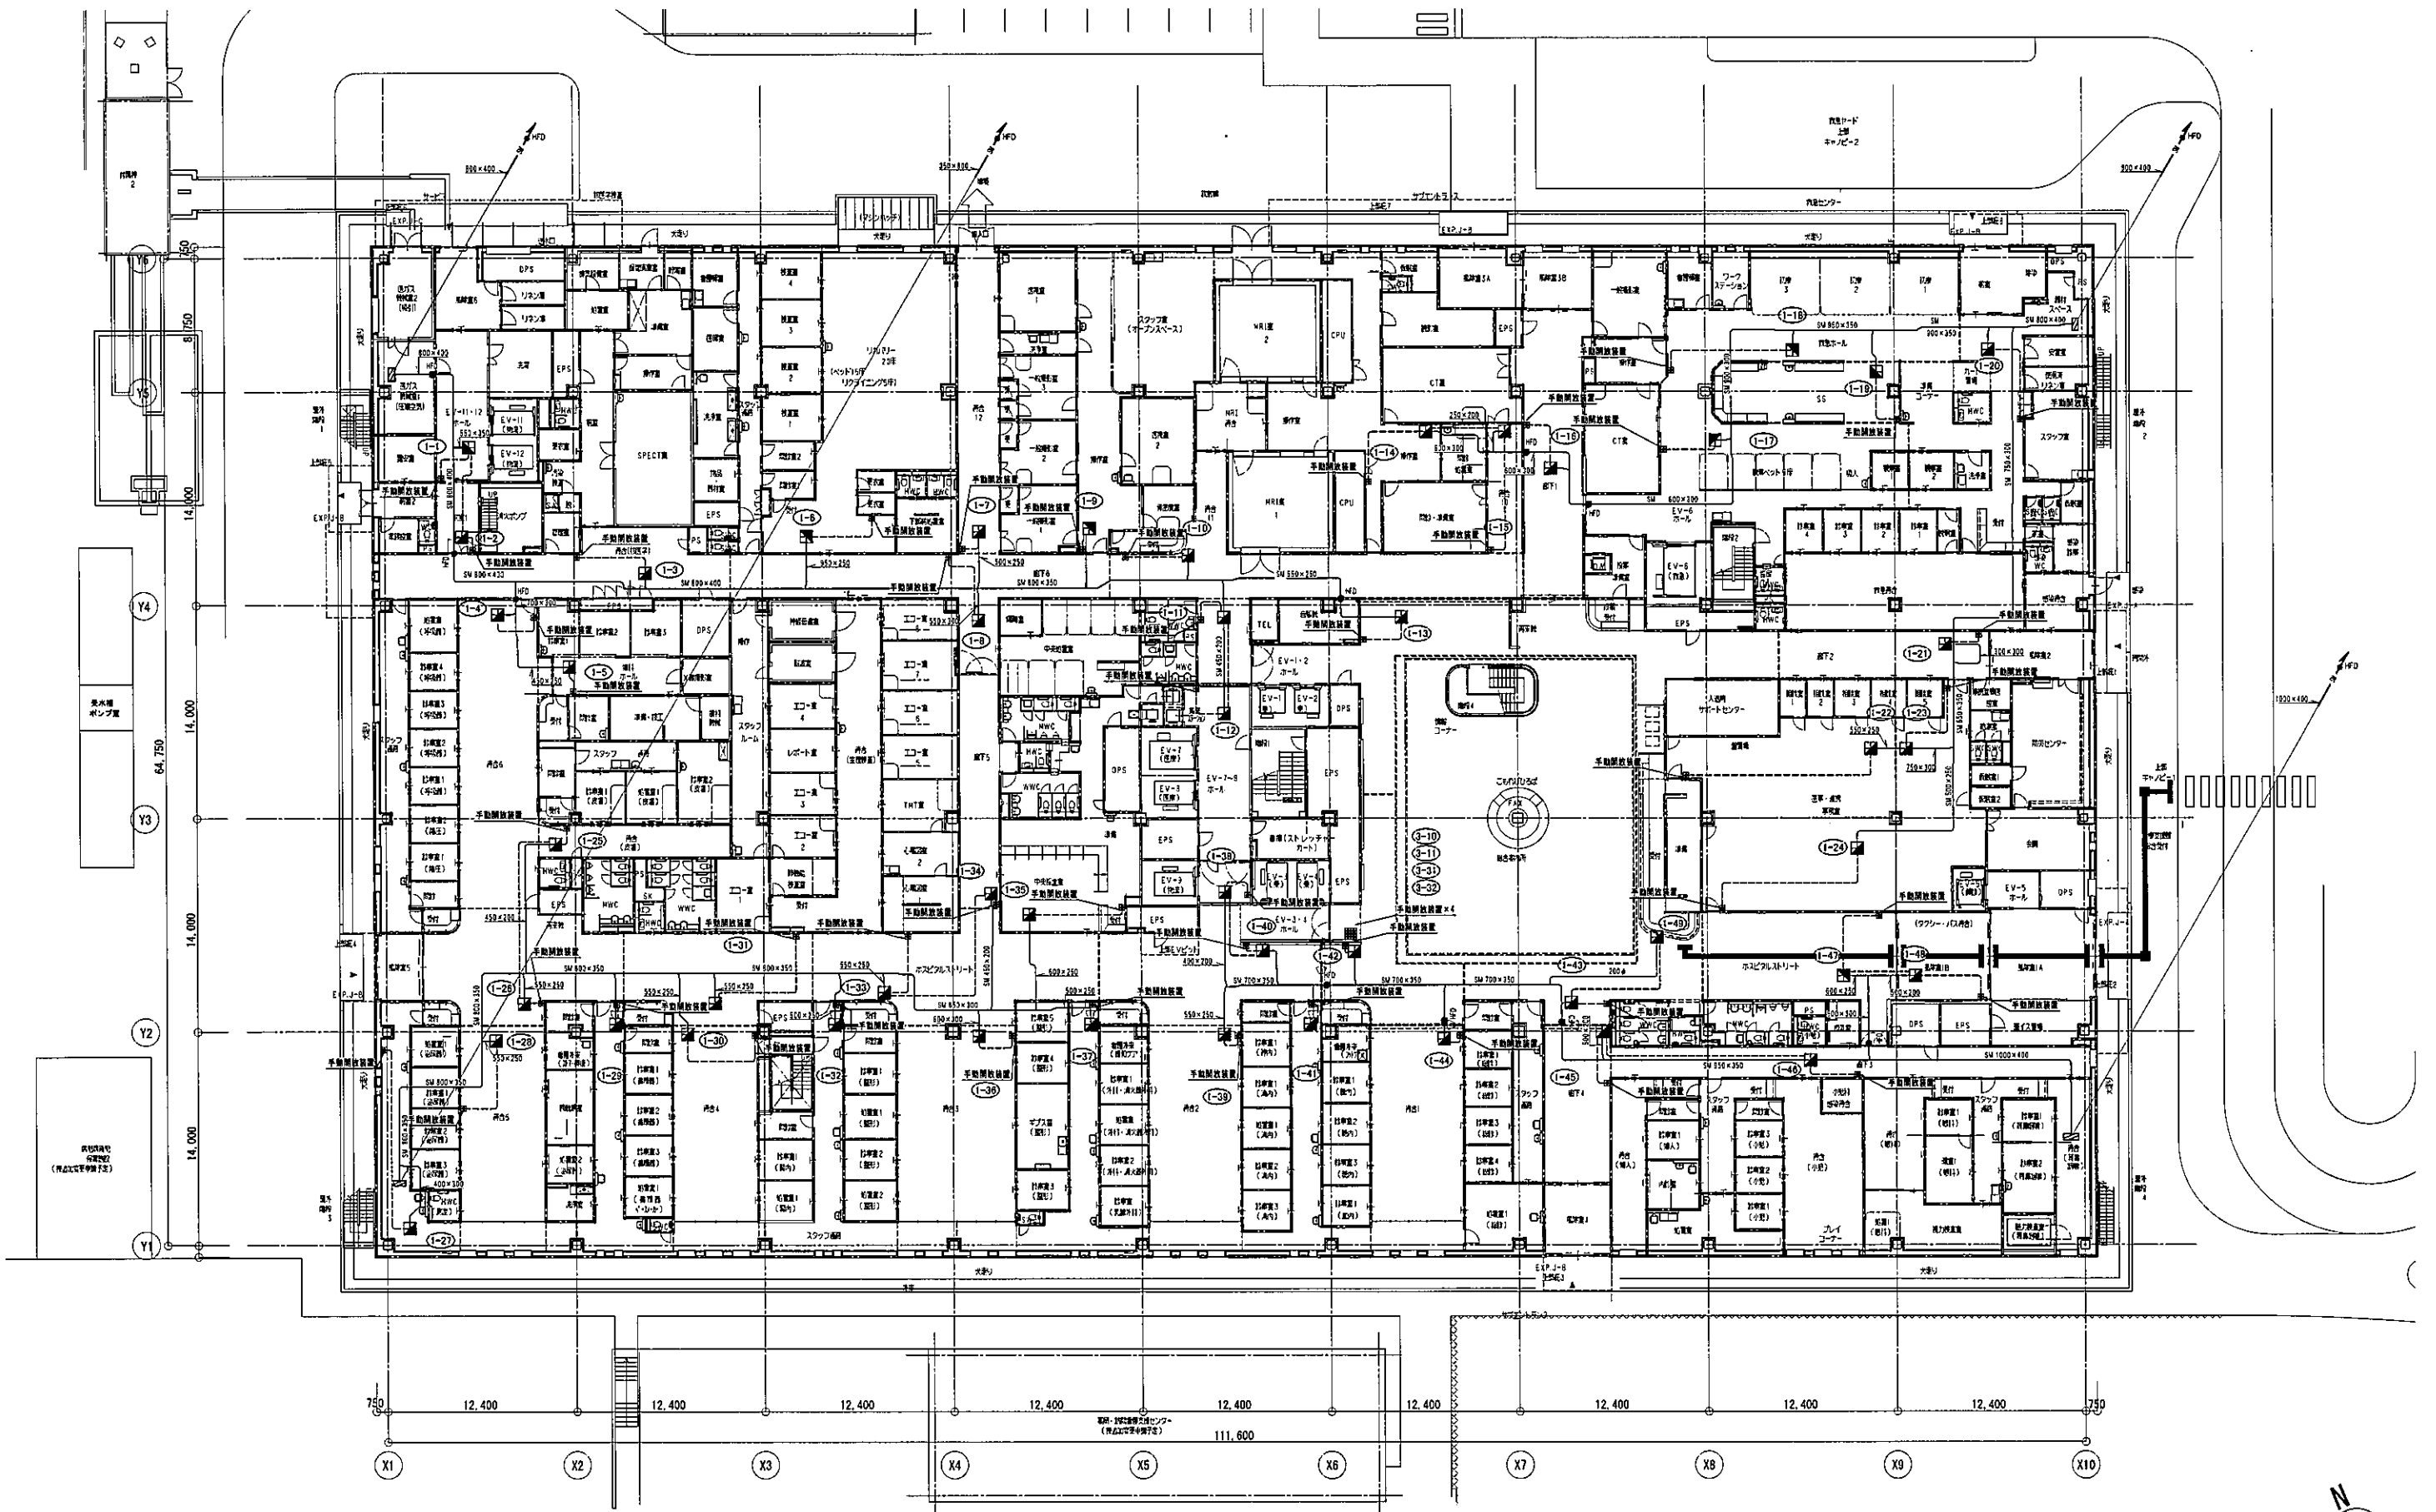


※A部分 部分は耐火ダクトとする。

 株式会社 山下設計 YAMASHITA SEKKEI INC. ARCHITECTS, ENGINEERS & CONSULTANTS	 KUMAOGI OUMI	代表 設計者 一級建築士 宮本 一平 第120455号	特記 	竣工図 2020年10月31日 株式会社山下設計	地方独立行政法人くまもと県北病院機構 新病院整備事業	図面内容 空調設備 排煙ダクト設備 1階平面図	図面番号 4404
		担当 設計者 一級建築士 市川 卓也 第120456号 建築設計士 市川 卓也				縮尺 A1:1/200, A3:1/400	区分 機械設備図

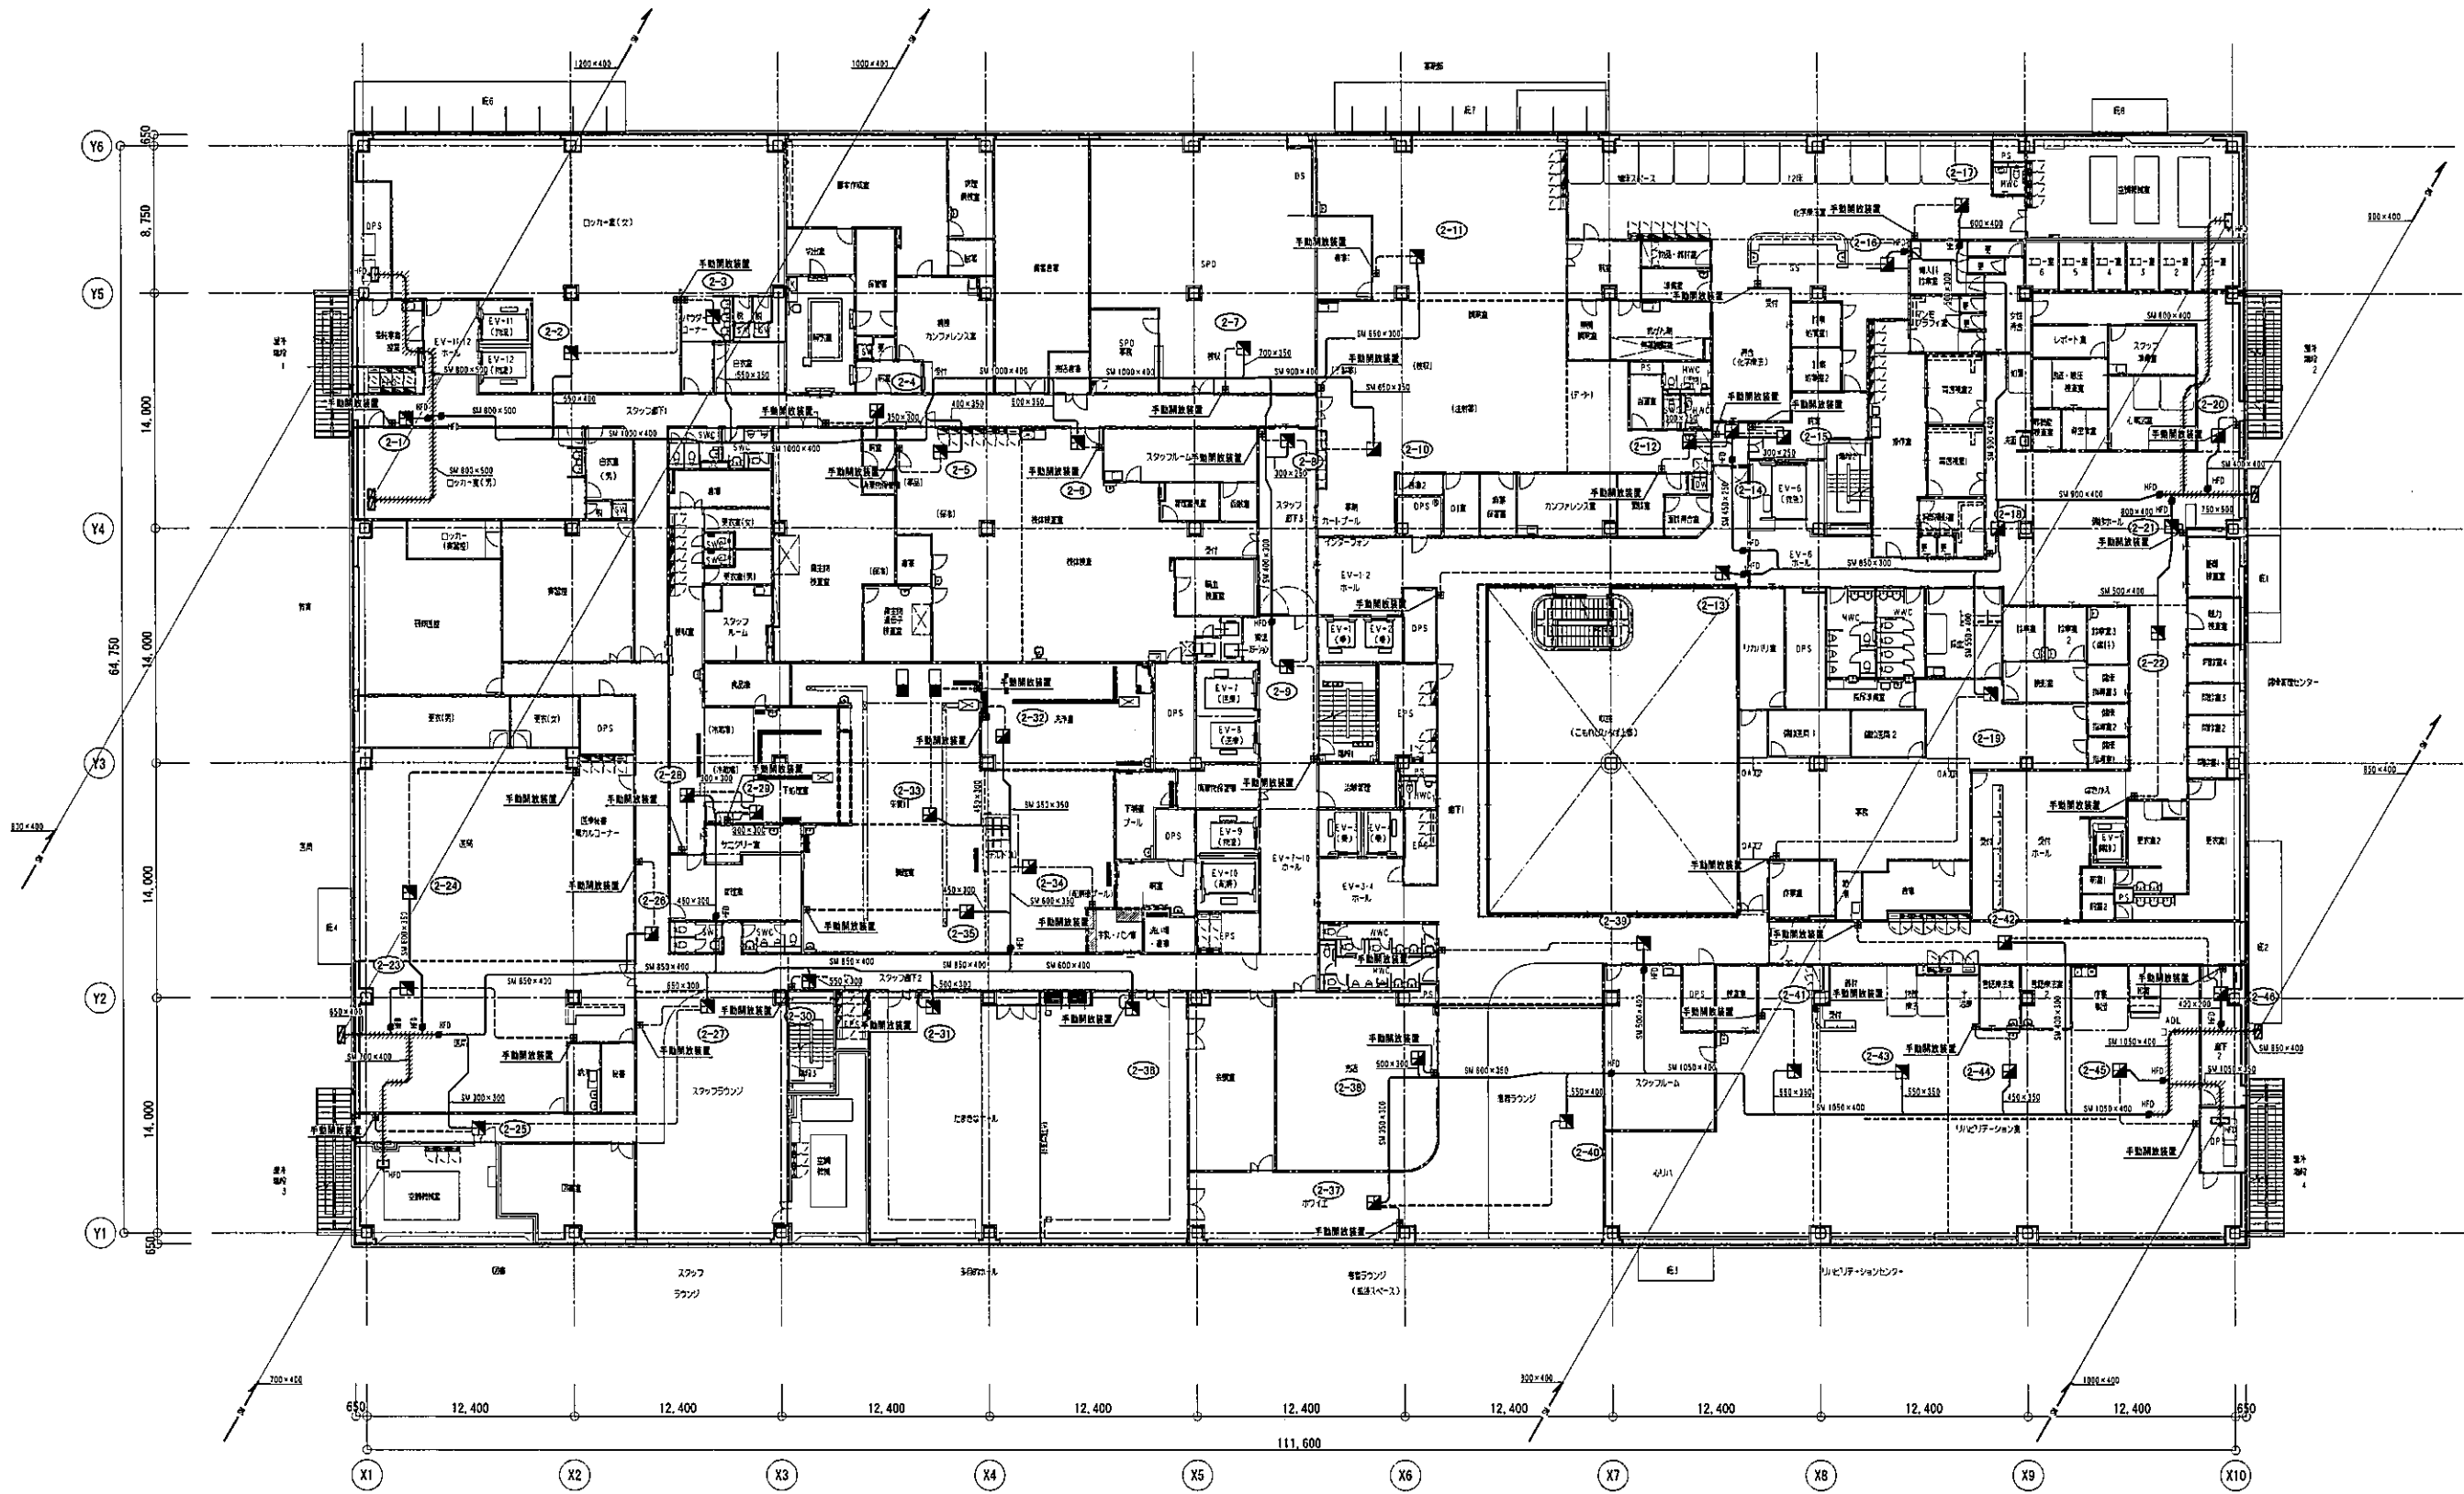


※ 部分は耐火ダクトとする。

 株式会社 山下設計 YAMASHITA SEKKEI INC. ARCHITECTS, ENGINEERS & CONSULTANTS	 KUMAGAI GUMI	資格/番号 記名 代表 一級建築士 高本 一平 設計者 二級建築士 高本 一平 監理 二級建築士 高本 一平 設計者 二級建築士 市川 康也	特記	竣工図 2020年10月31日 株式会社山下設計	地方独立行政法人くまもと県北病院機構 新病院整備事業	図面内容 空調設備 排煙ダクト設備 2階平面図	図面番号 4405
		縮尺 A1:1/200, A3:1/400	区分 機械設備図				

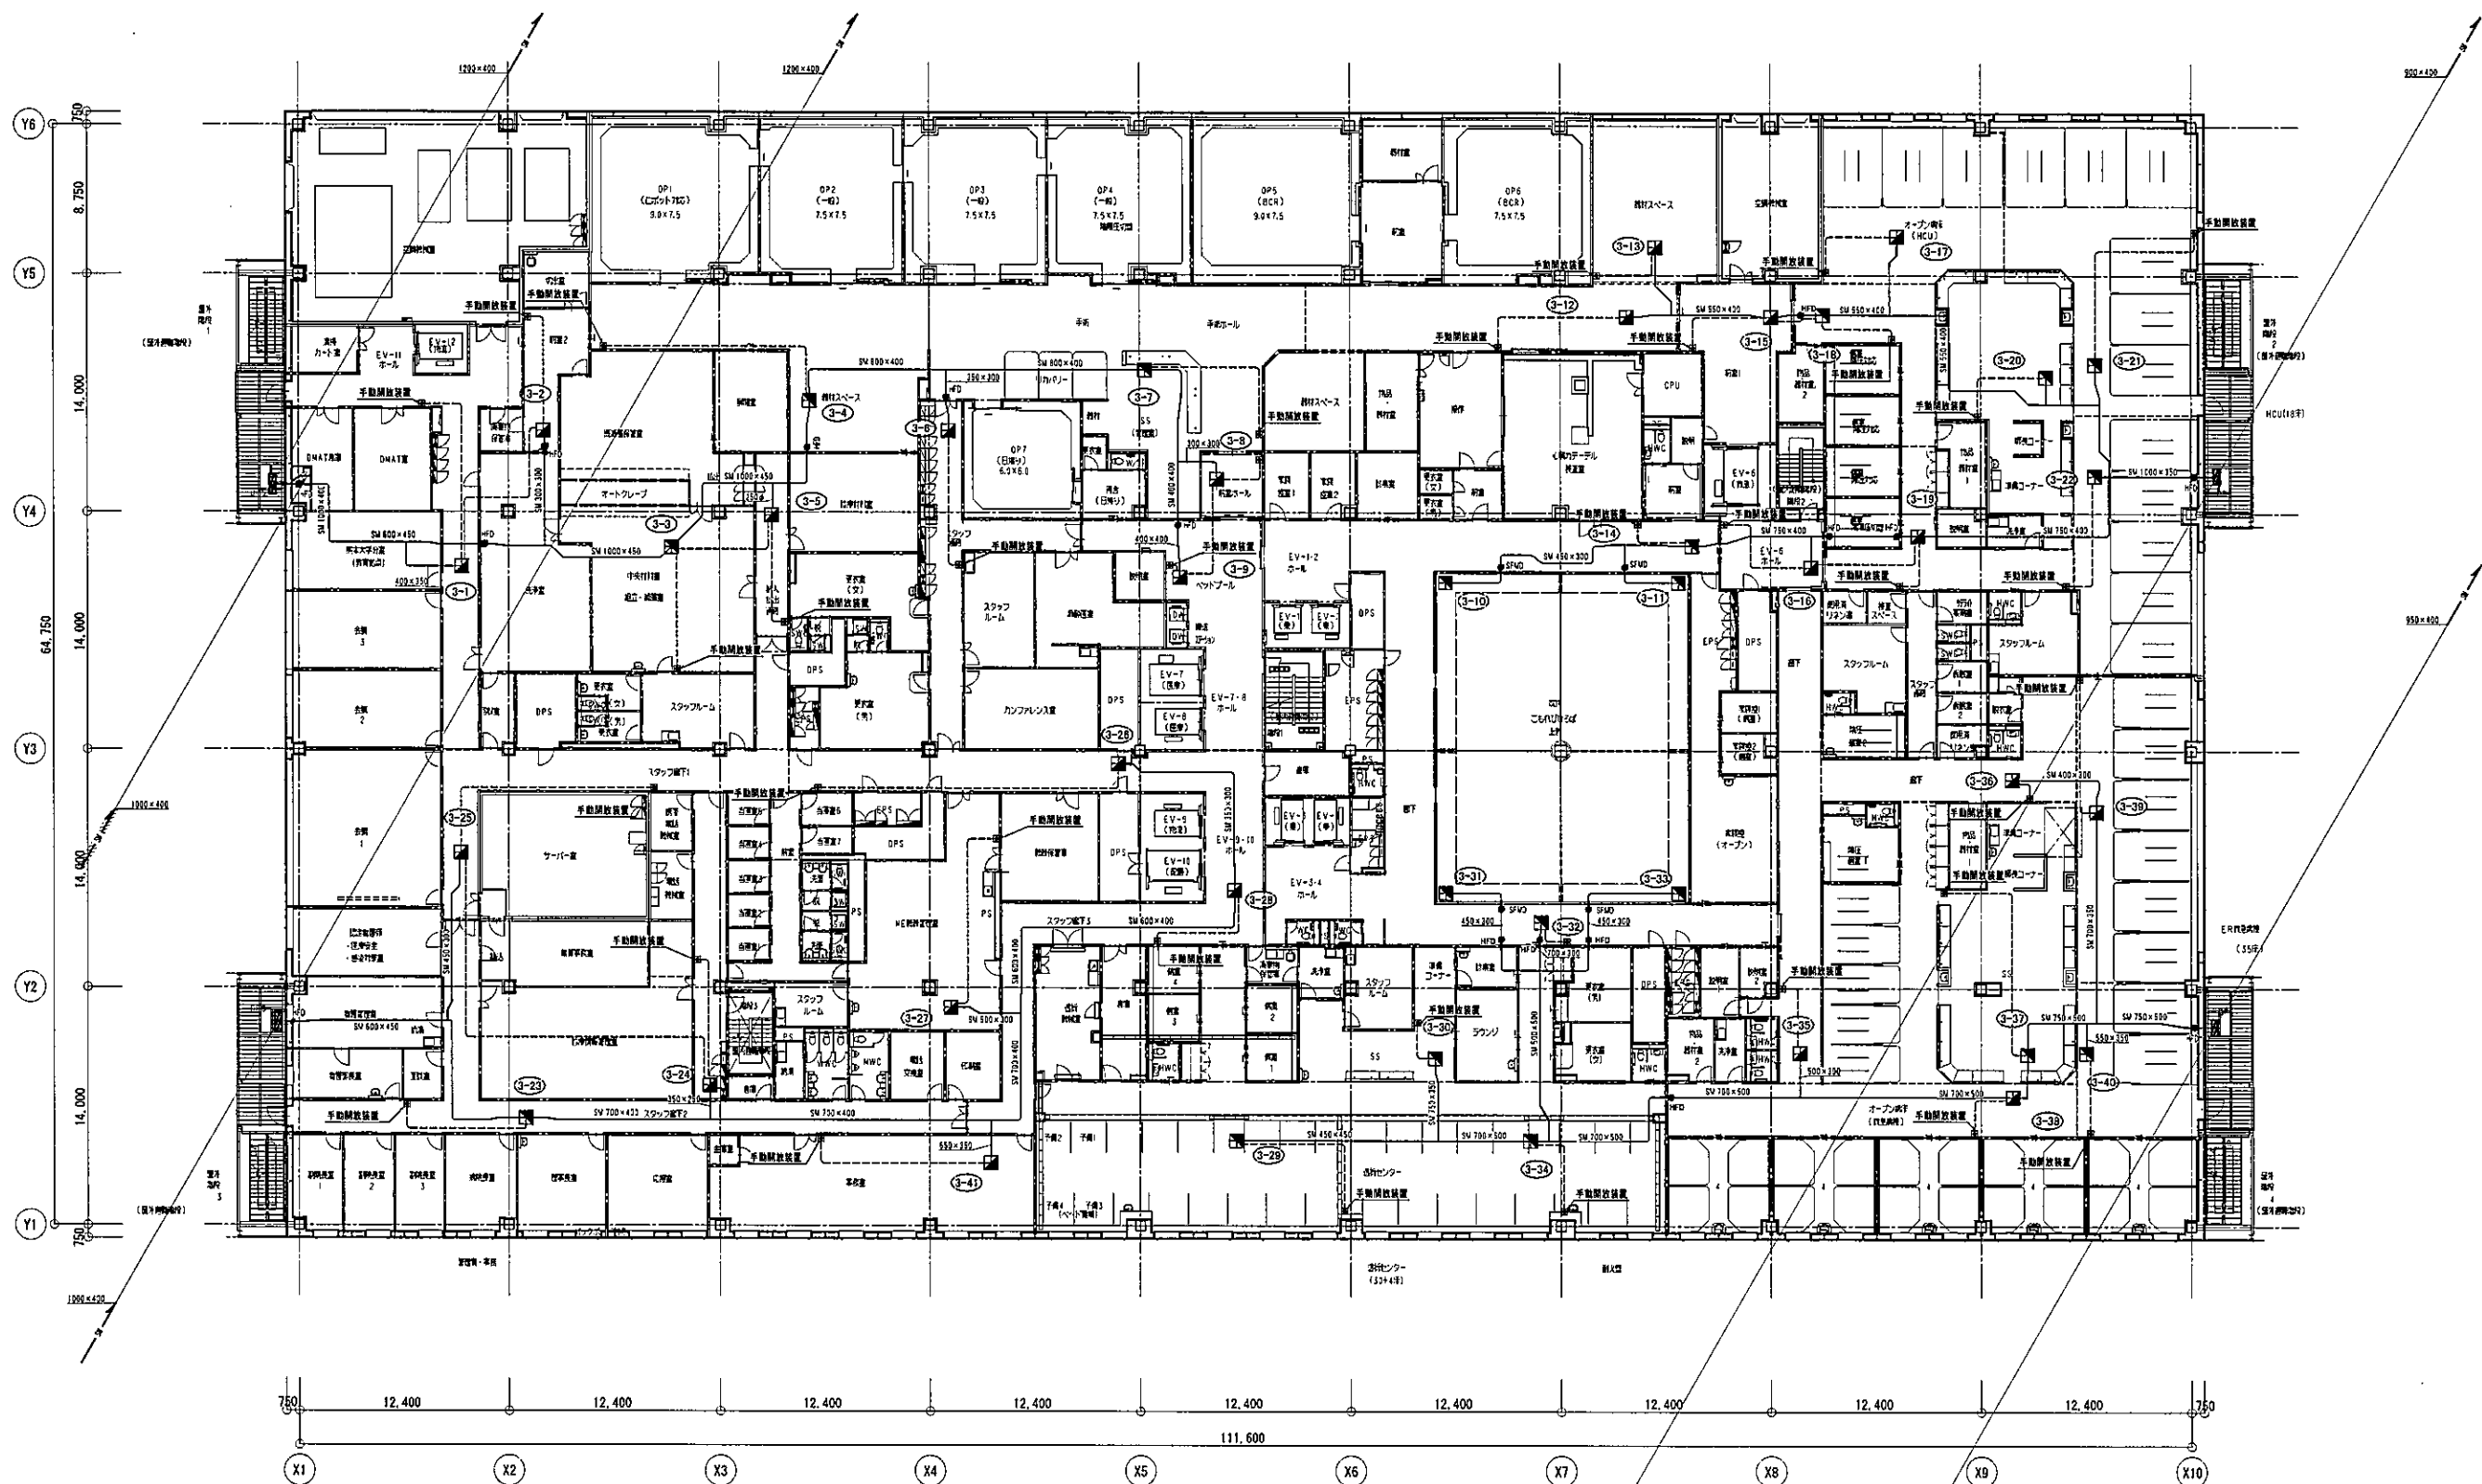


※ 斜線部分は耐火ダクトとする。

 株式会社 山下設計 YAMASHITA SEKKEI INC. ARCHITECTS ENGINEERS & CONSULTANTS	 KUMAGAI GUMI	買付/番号 記号 代表 設計者 一級建築士 宮本 一平 図面 設計者 一級建築士 市川 卓也	特記	竣工図 2020年10月31日 株式会社山下設計	地方独立行政法人くまもと県北病院機構 新病院整備事業	図面内容 空調設備 排煙ダクト設備 3階平面図 縮尺 A1:1/200, A3:1/400	図面番号 4406 区分 機械設備図

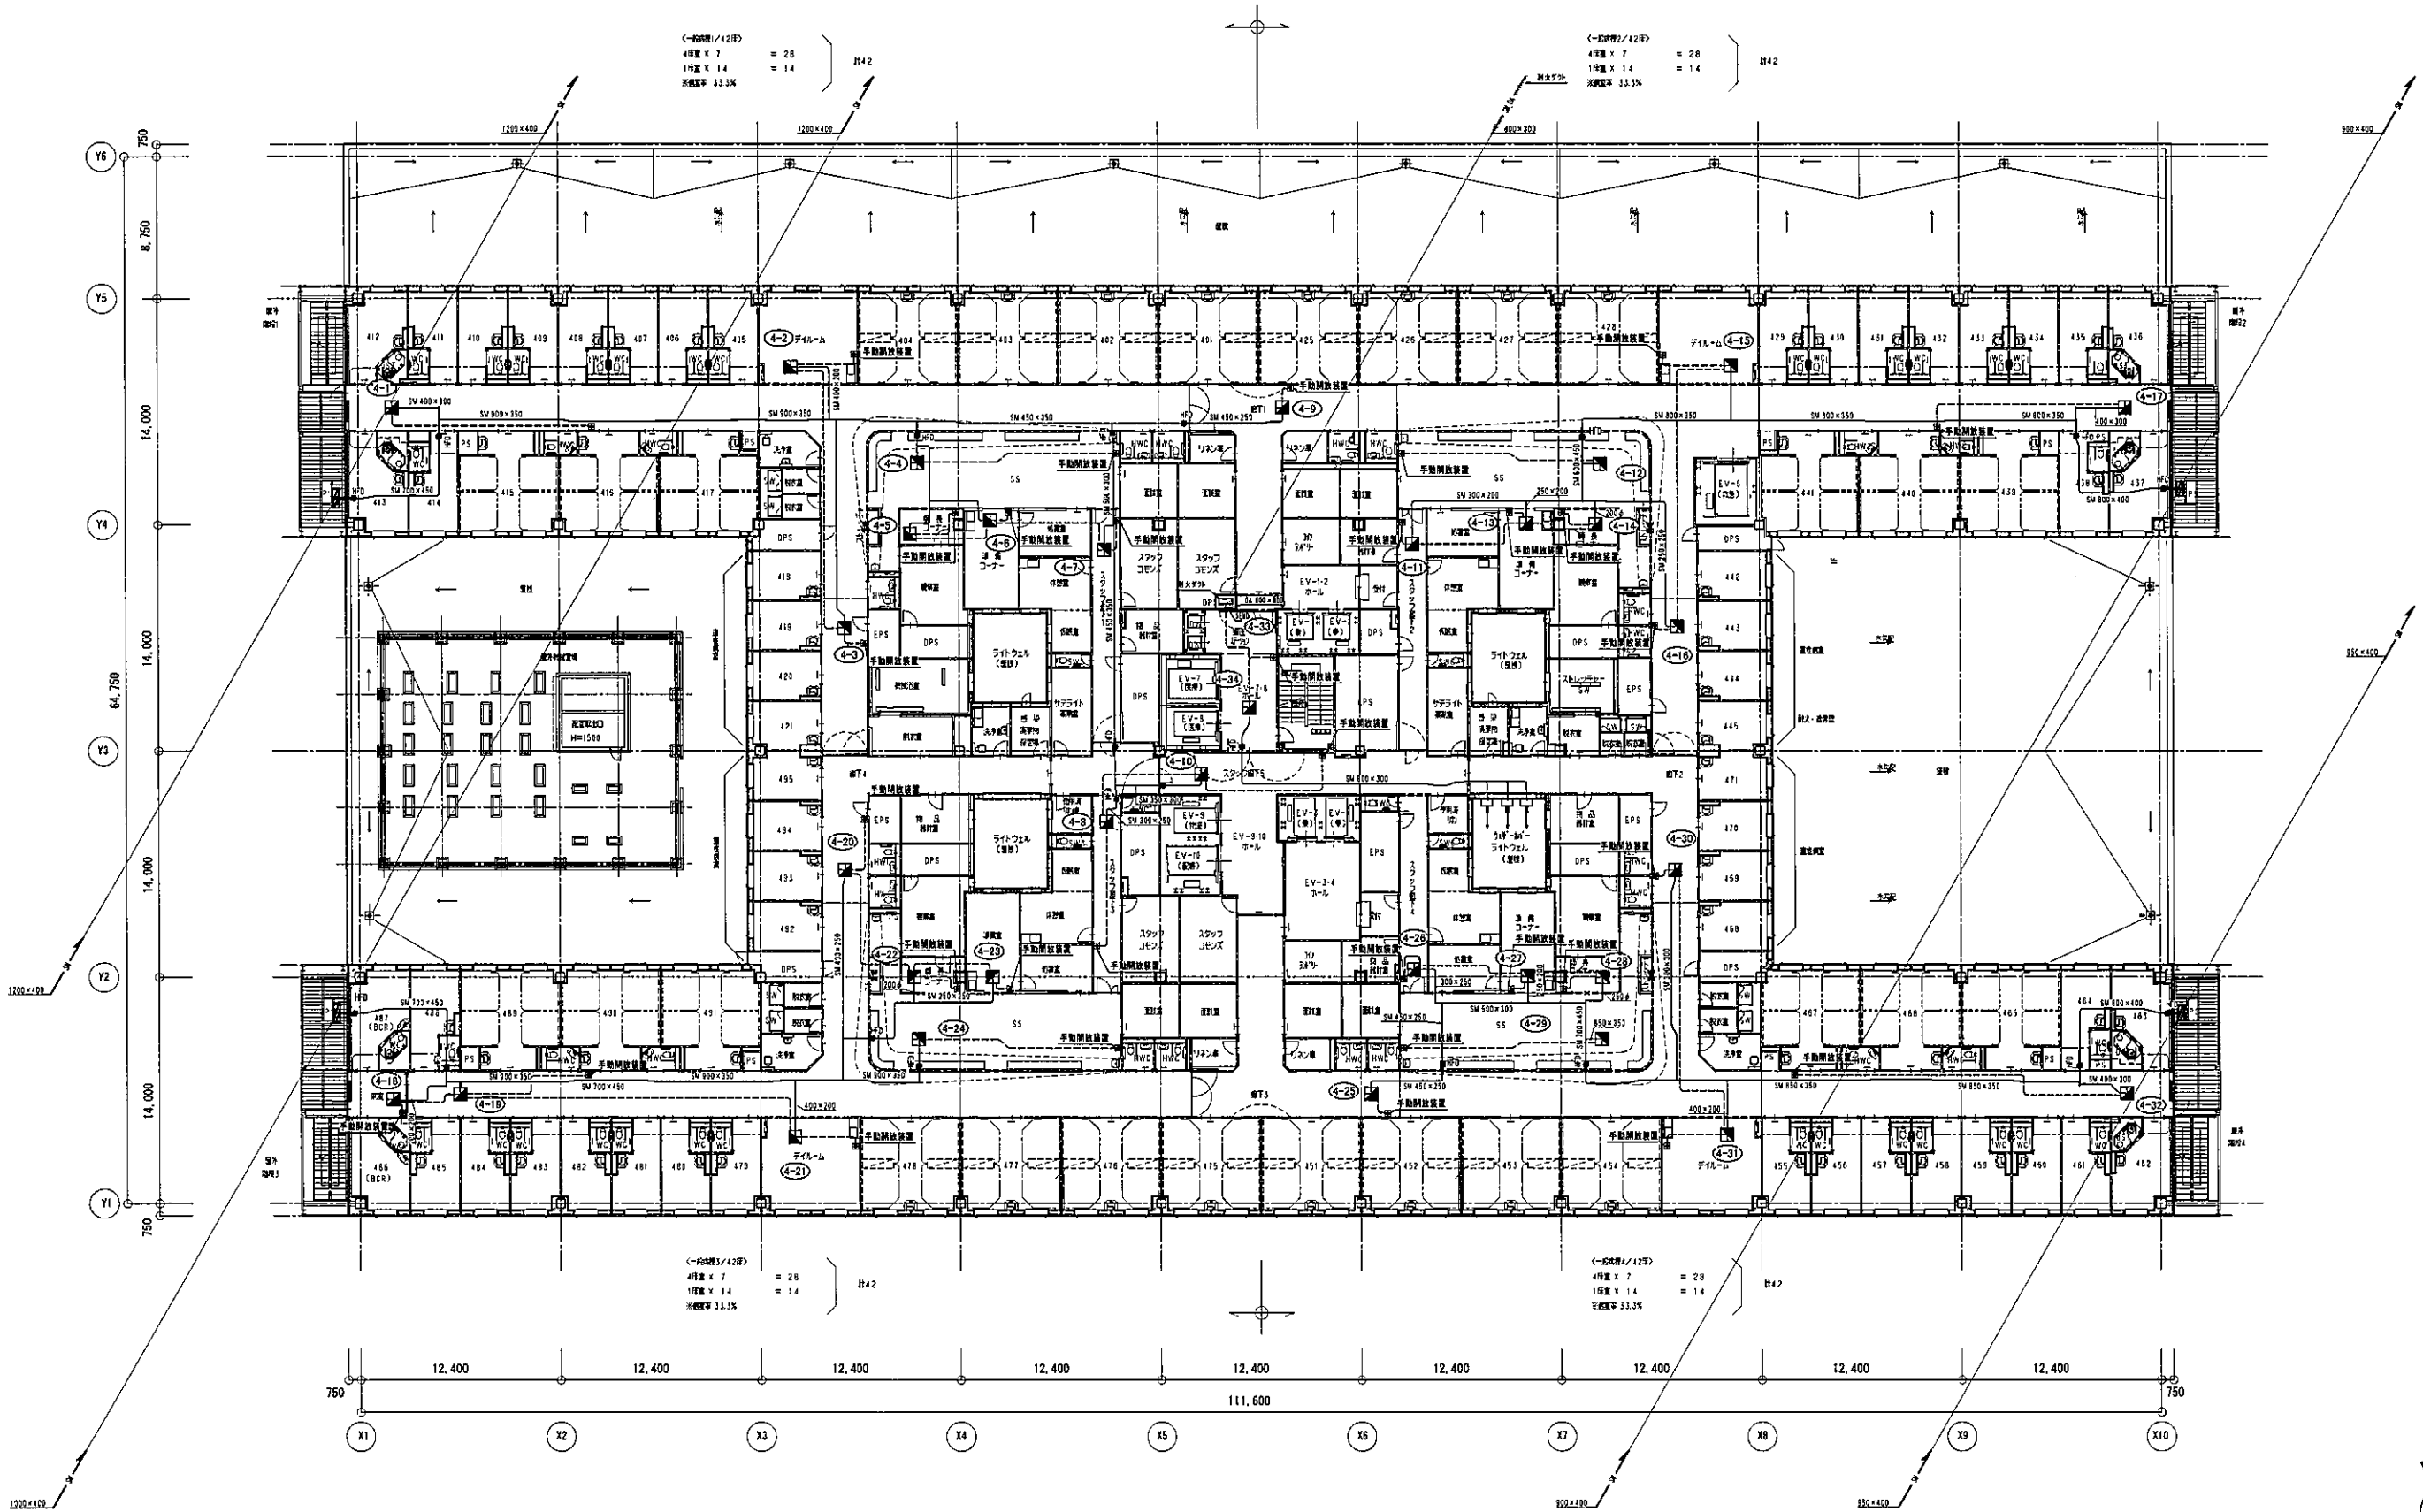


※ 斜線部分は耐火ダクトとする。

 株式会社 山下設計 YAMASHITA SEKKEI INC. ARCHITECTS, ENGINEERS & CONSULTANTS	 KUMAGAI GUMI	買付/備考 記名 特記	竣工図 2020年10月31日 株式会社山下設計	地方独立行政法人くまもと県北病院機構 新病院整備事業	図面内容 空調設備 排煙ダクト設備 4階平面図	図面番号 4407
		代表 設計者 一級建築士 宮本 一平 050-20559			図面 設計者 一級建築士 市川 康也 050-20559	縮尺 A1:1/200, A3:1/400

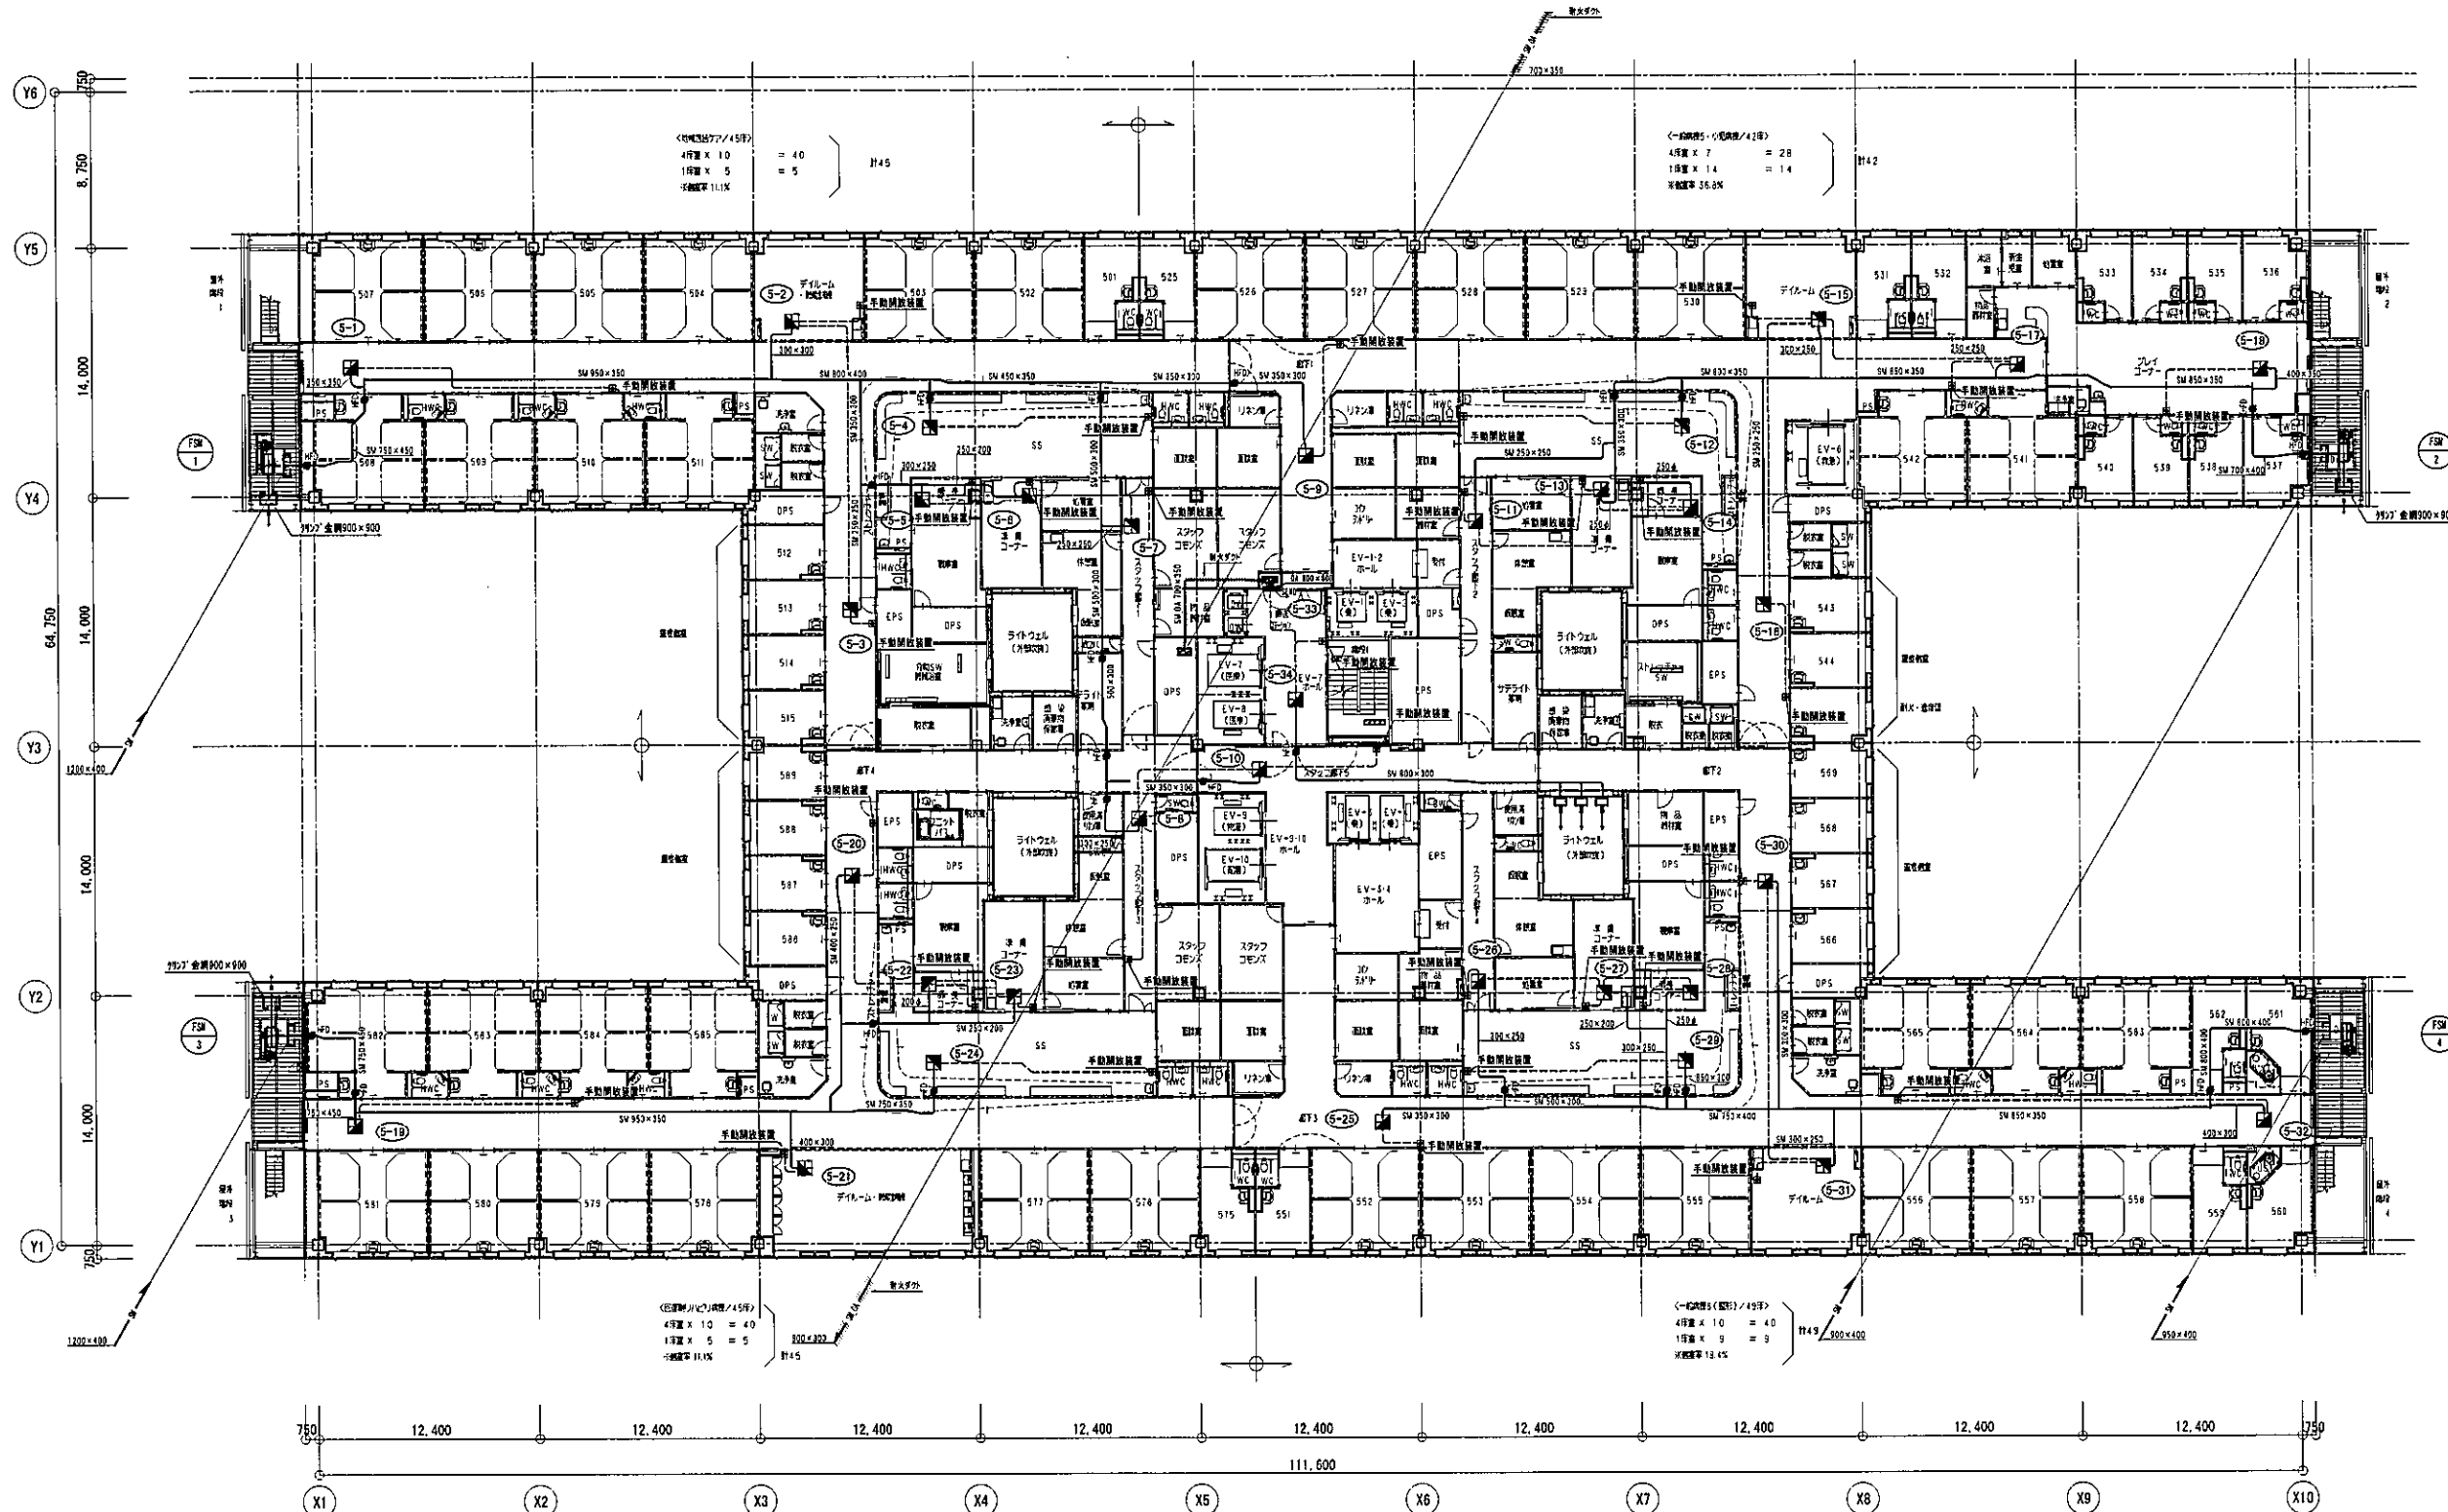

※ 部分は耐火ダクトとする。

 株式会社 山下設計 YAMASHITA SEKKEI INC. ARCHITECTS, ENGINEERS & CONSULTANTS	 KUMAGAI GUMI	資格/番号 記号 代表 一級建築士 宮本 一平 設計者 無240455号	特記 一級建築士 市川 雄也 所有 無20255号 設計者 政府設計一級建築士 無215号	竣工図 2020年10月31日 株式会社山下設計	地方独立行政法人くまもと県北病院機構 新病院整備事業	図面内容 空調設備 排煙ダクト設備 5階平面図	図面番号 4408
		縮尺 A1:1/200, A3:1/400				区分 機械設備図	

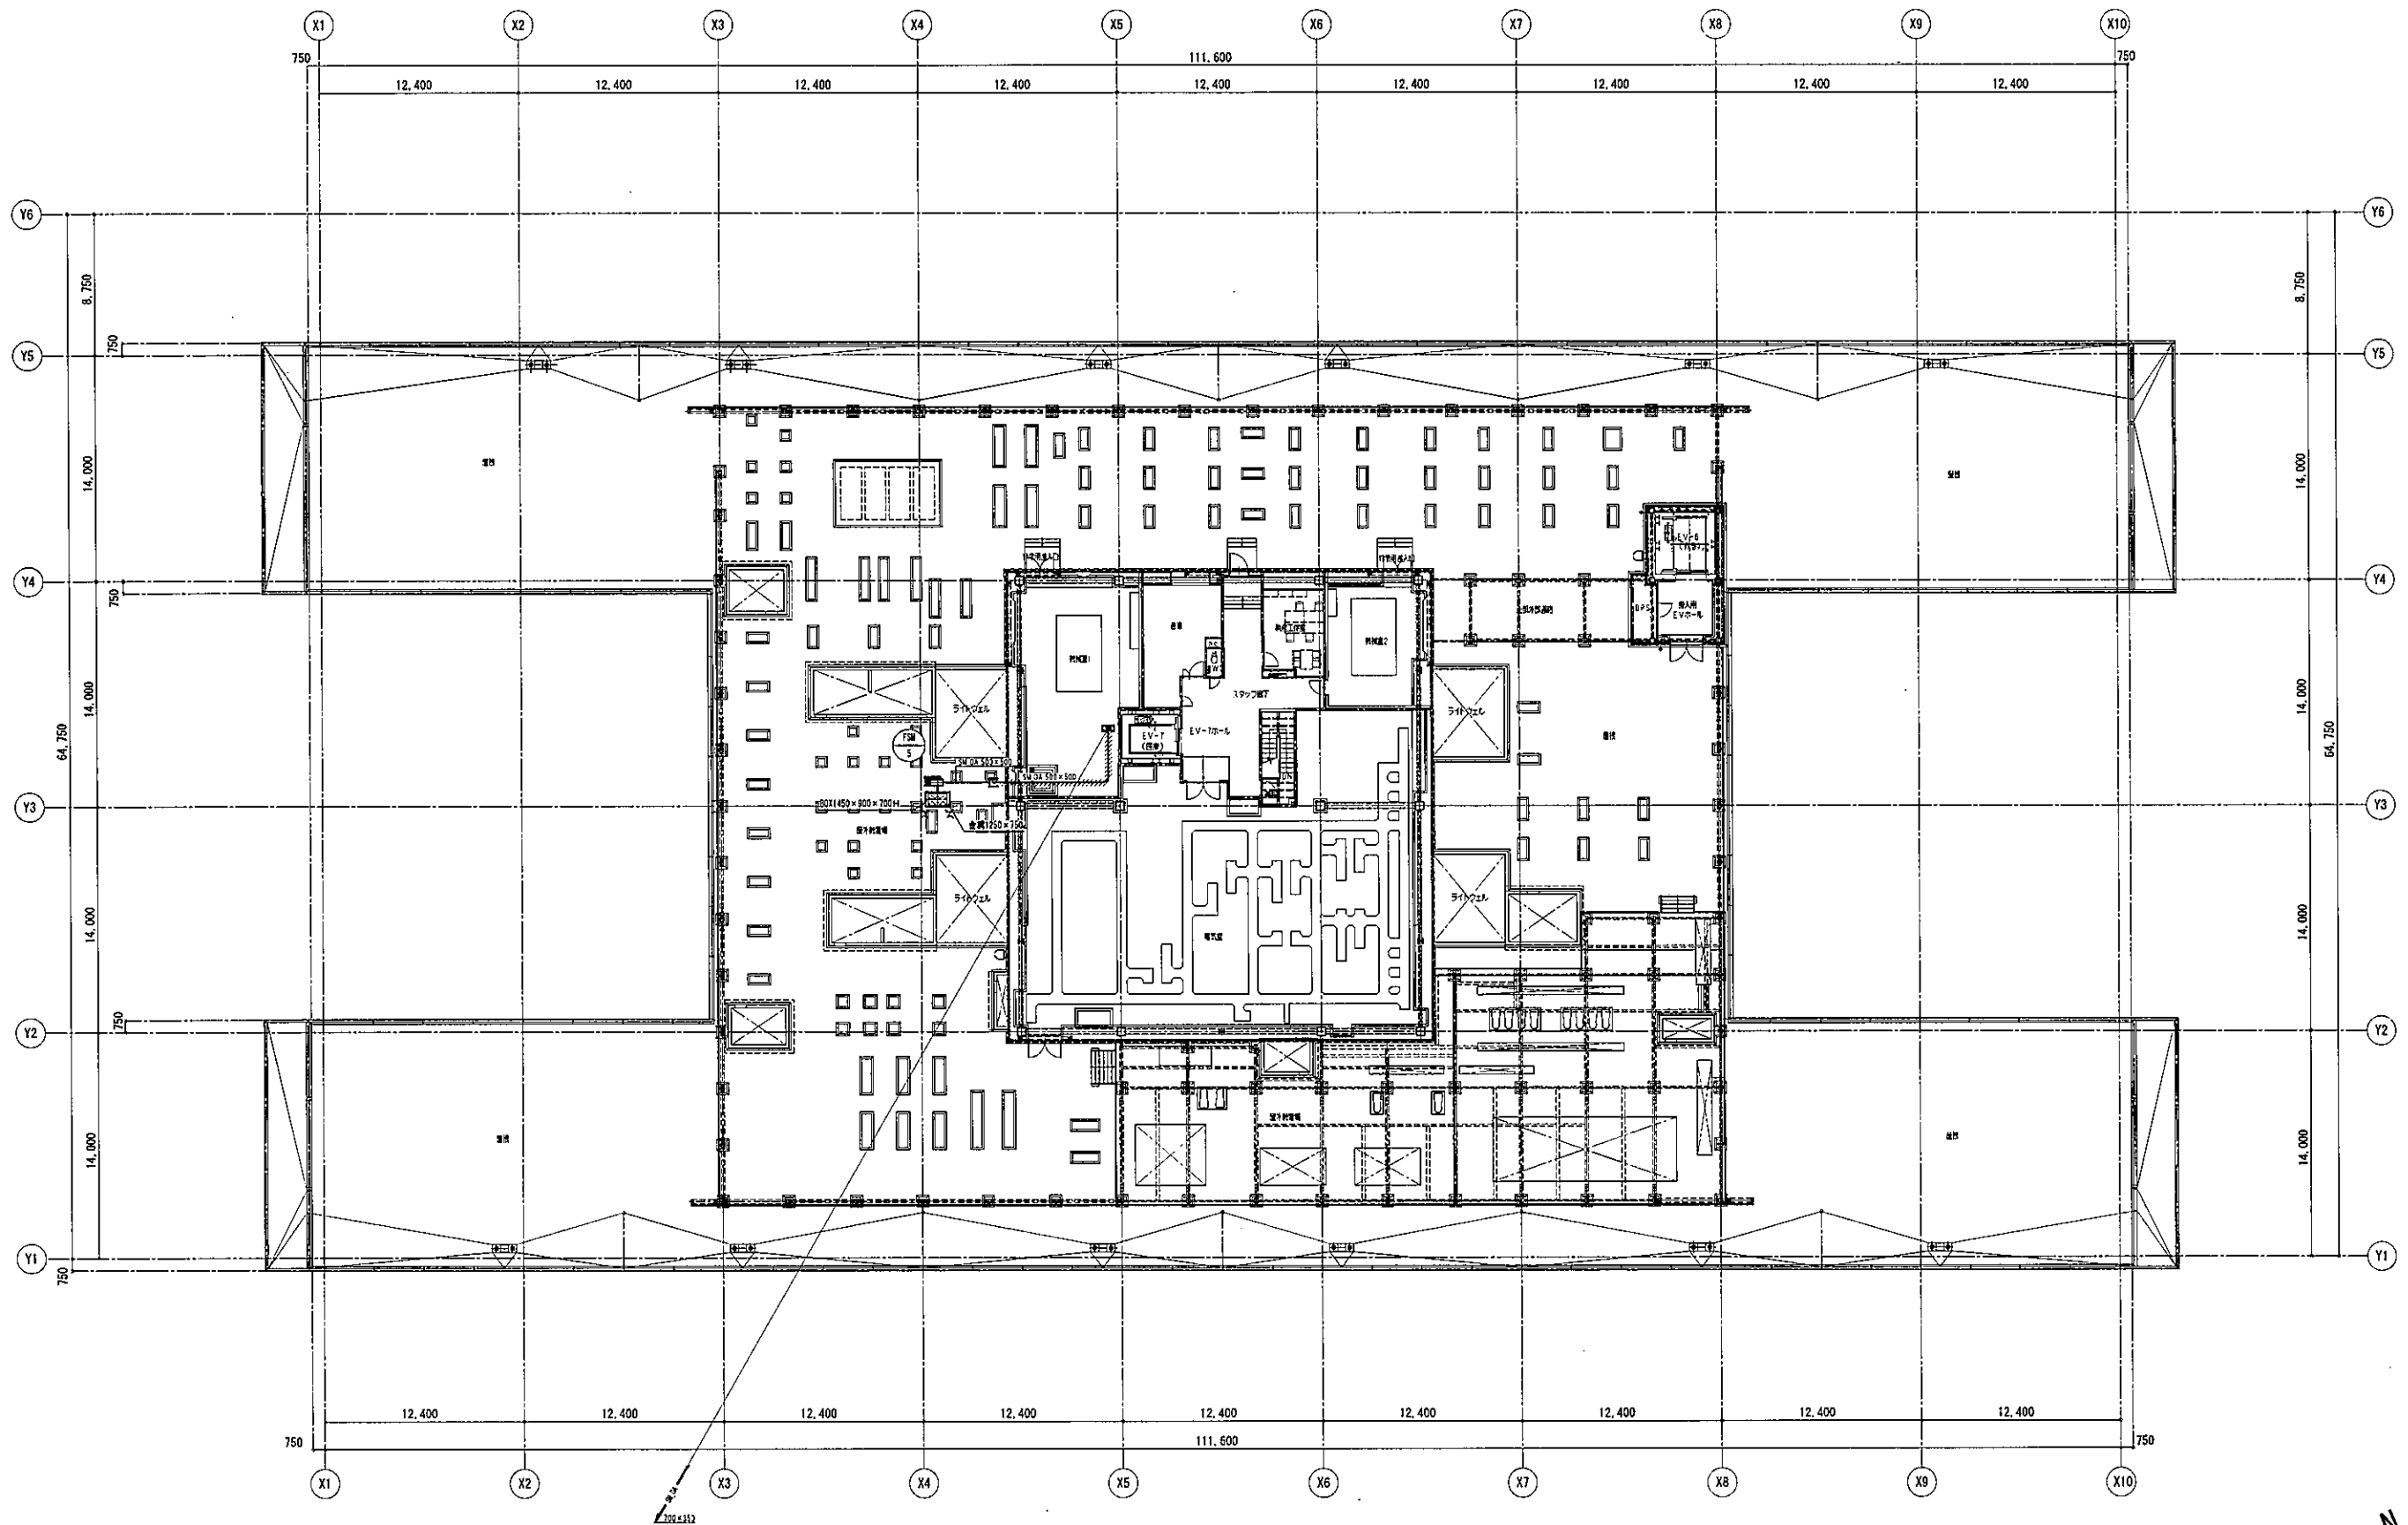

※ 斜線部分は耐火ダクトとする。