


※1 は、以降 空調配管設備 系統図(4) 冷媒・ドレン(2) 参照

凡例		
—R—	冷媒	
—D—	ドレン	
○	トラップ	配管形状フロートボール式
□	トラップ	床置き形フロートボール式

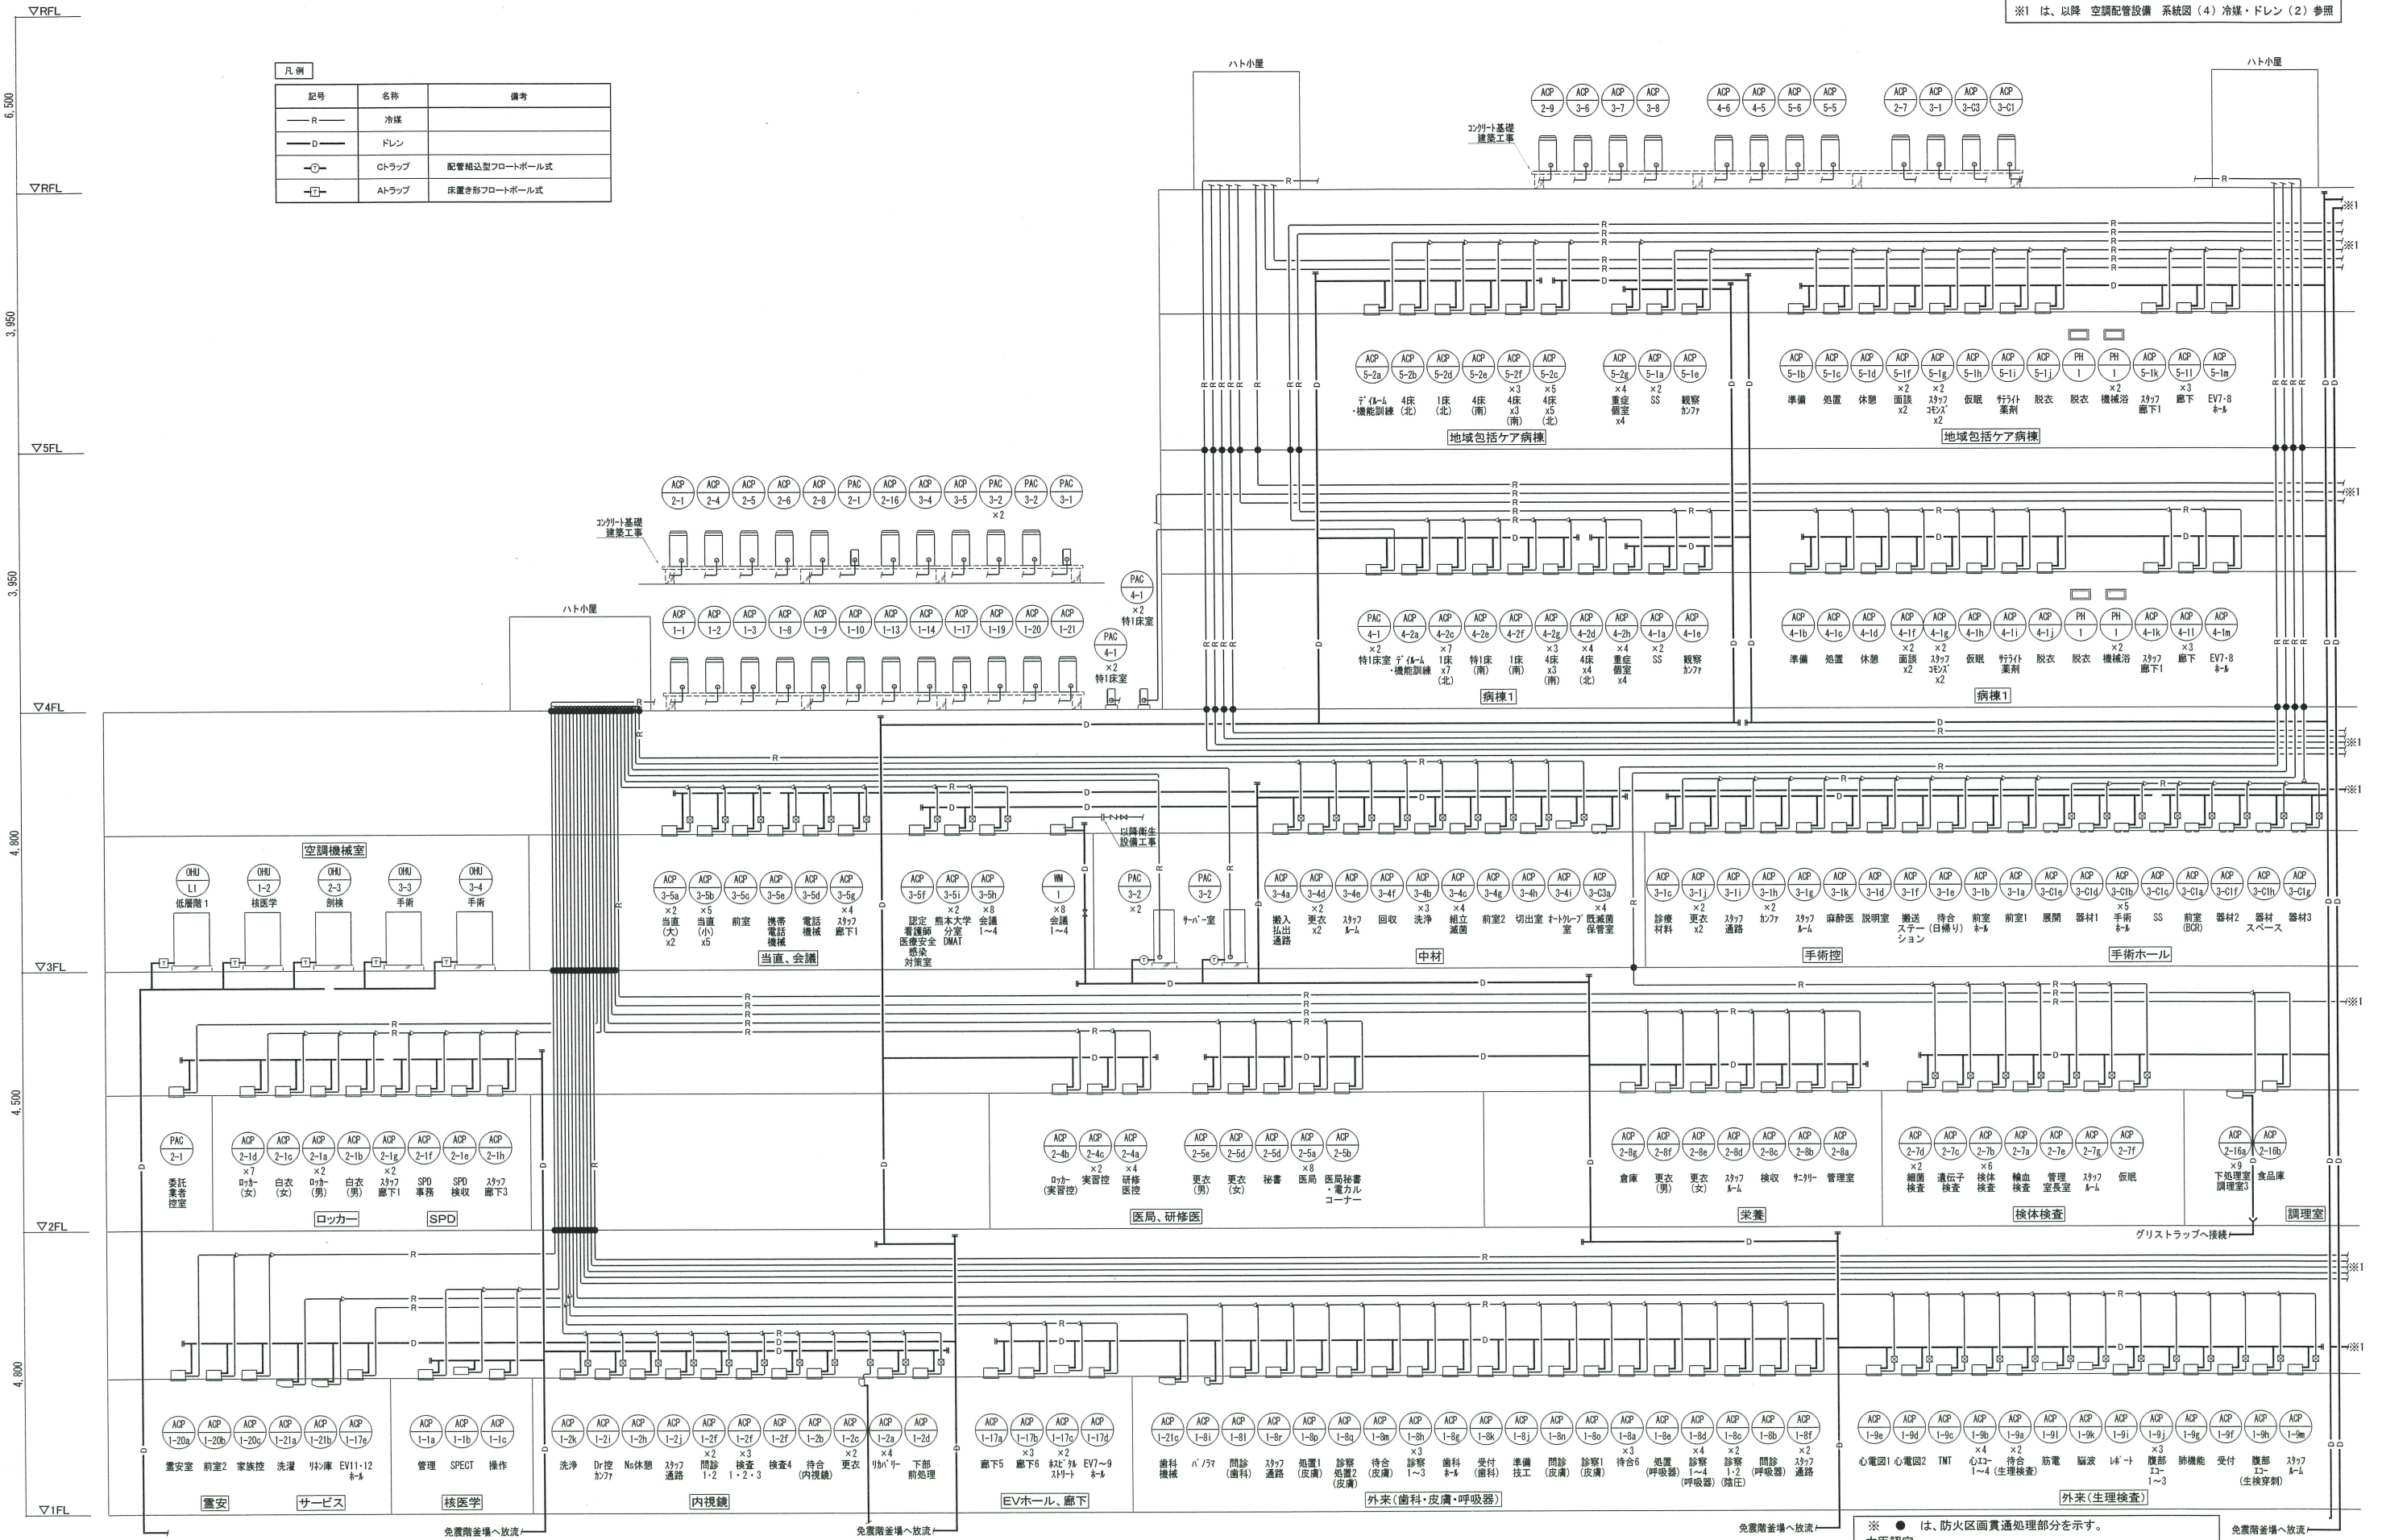


※ ● は、防火区画貫通処理部分を示す。
大臣認定
(床)PS060FL-0776,(壁)PS060WL-0777,(中空壁)PS060WL-0774相当

資格/番号	記名	特記
代表 設計者	一級建築士 №20055号 宮本 一平	
担当 設計者	一級建築士 №20054号 市川 卓也	

竣工図
2020年10月31日
株式会社山下設計

地方独立行政法人くまもと県北病院機構
新病院整備事業

図面内容	図面番号
空調設備 空調配管設備 系統図(3) 冷媒・ドレン(1)	4503
縮尺	区分
A1:N.S, A3:N.S	機械設備図

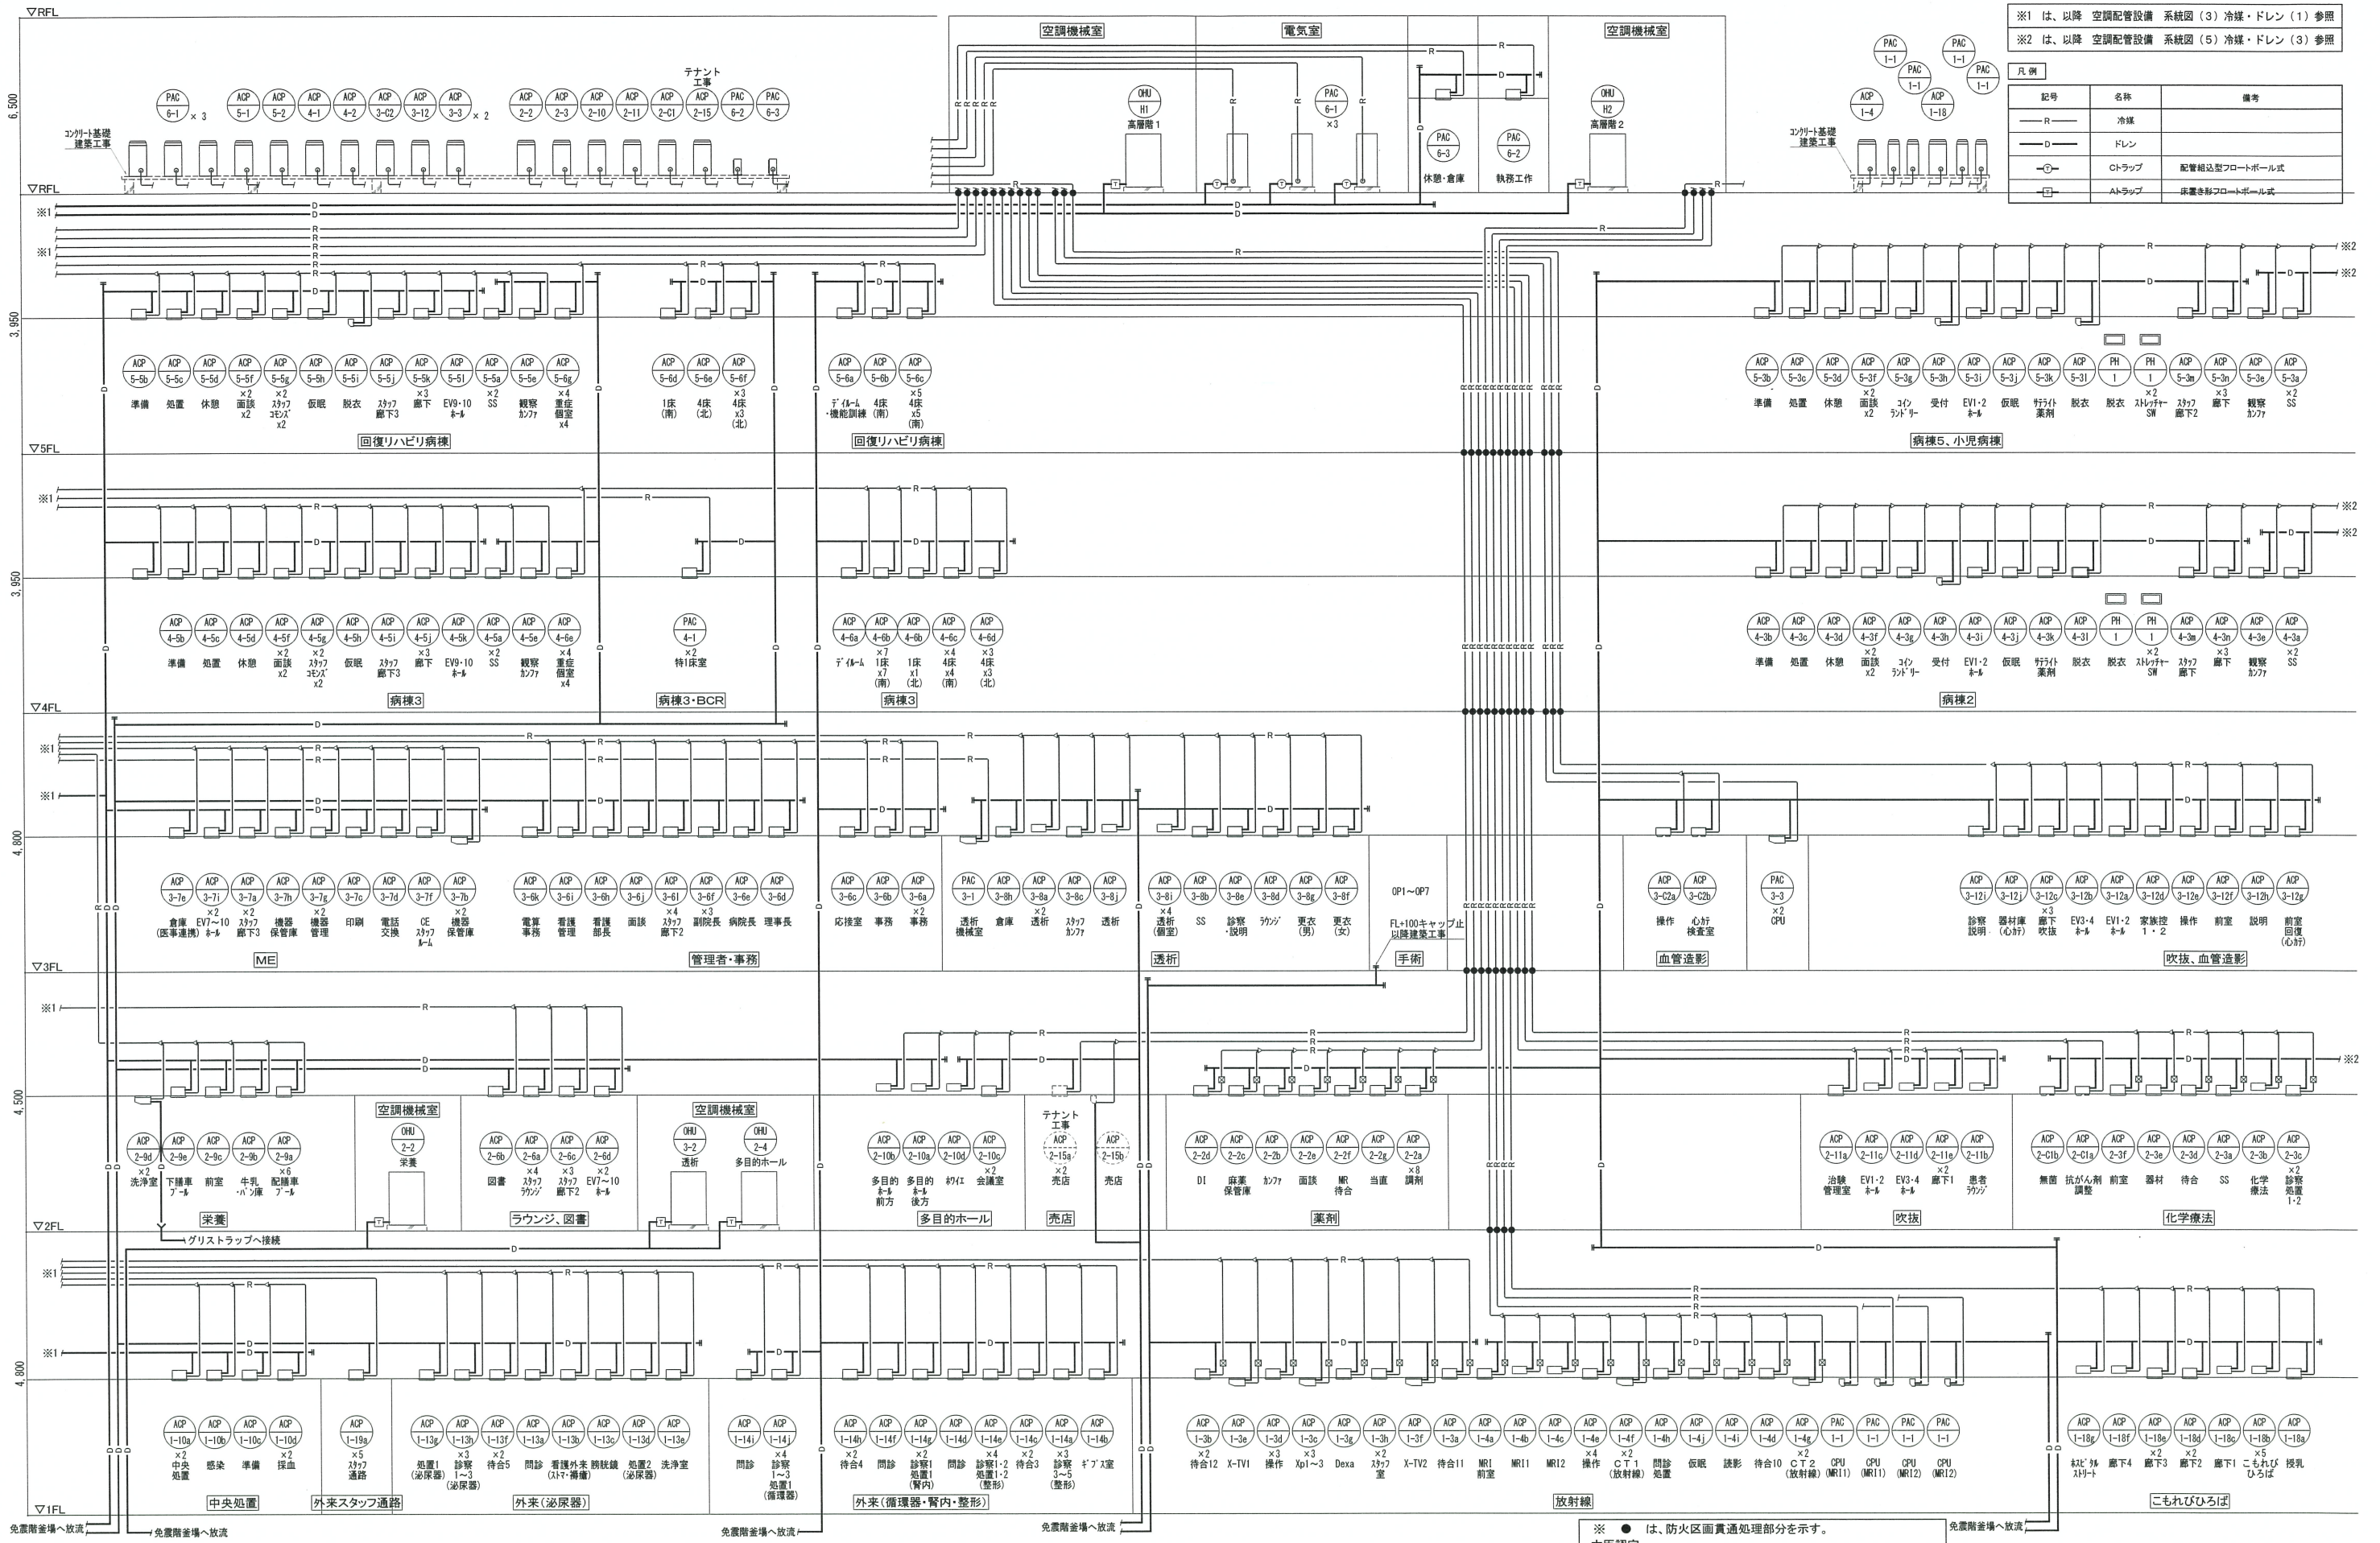

※1 は、以降 空調配管設備 系統図(3) 冷媒・ドレン(1) 参照
 ※2 は、以降 空調配管設備 系統図(5) 冷媒・ドレン(3) 参照

凡例		
記号	名称	備考
—R—	冷媒	
—D—	ドレン	
○	トラップ	配管組込フロートボール式
□	トラップ	床置き形フロートボール式

※ ● は、防火区画貫通処理部分を示す。
 大臣認定
 (床)PS060FL-0776,(壁)PS060WL-0777,(中空壁)PS060WL-0774相当

株式会社 山下設計
 YAMASHITA SEKKEI INC.
 ARCHITECTS, ENGINEERS & CONSULTANTS

代表 設計者 宮本 一平
 一級建築士 第20655号

担当 設計者 市川 卓也
 一級建築士 第79058号
 設備設計一級建築士 第763号

資格/番号	記名	特記
代表 設計者	宮本 一平	
担当 設計者	市川 卓也	

竣工図
 2020年10月31日
 株式会社山下設計

地方独立行政法人くまもと県北病院機構
 新病院整備事業

図面内容 空調設備 空調配管設備 系統図(4) 冷媒・ドレン(2)
 縮尺 A1:N.S, A3:N.S

図面番号	4504
区分	機械設備図

